
 




LEGENDA

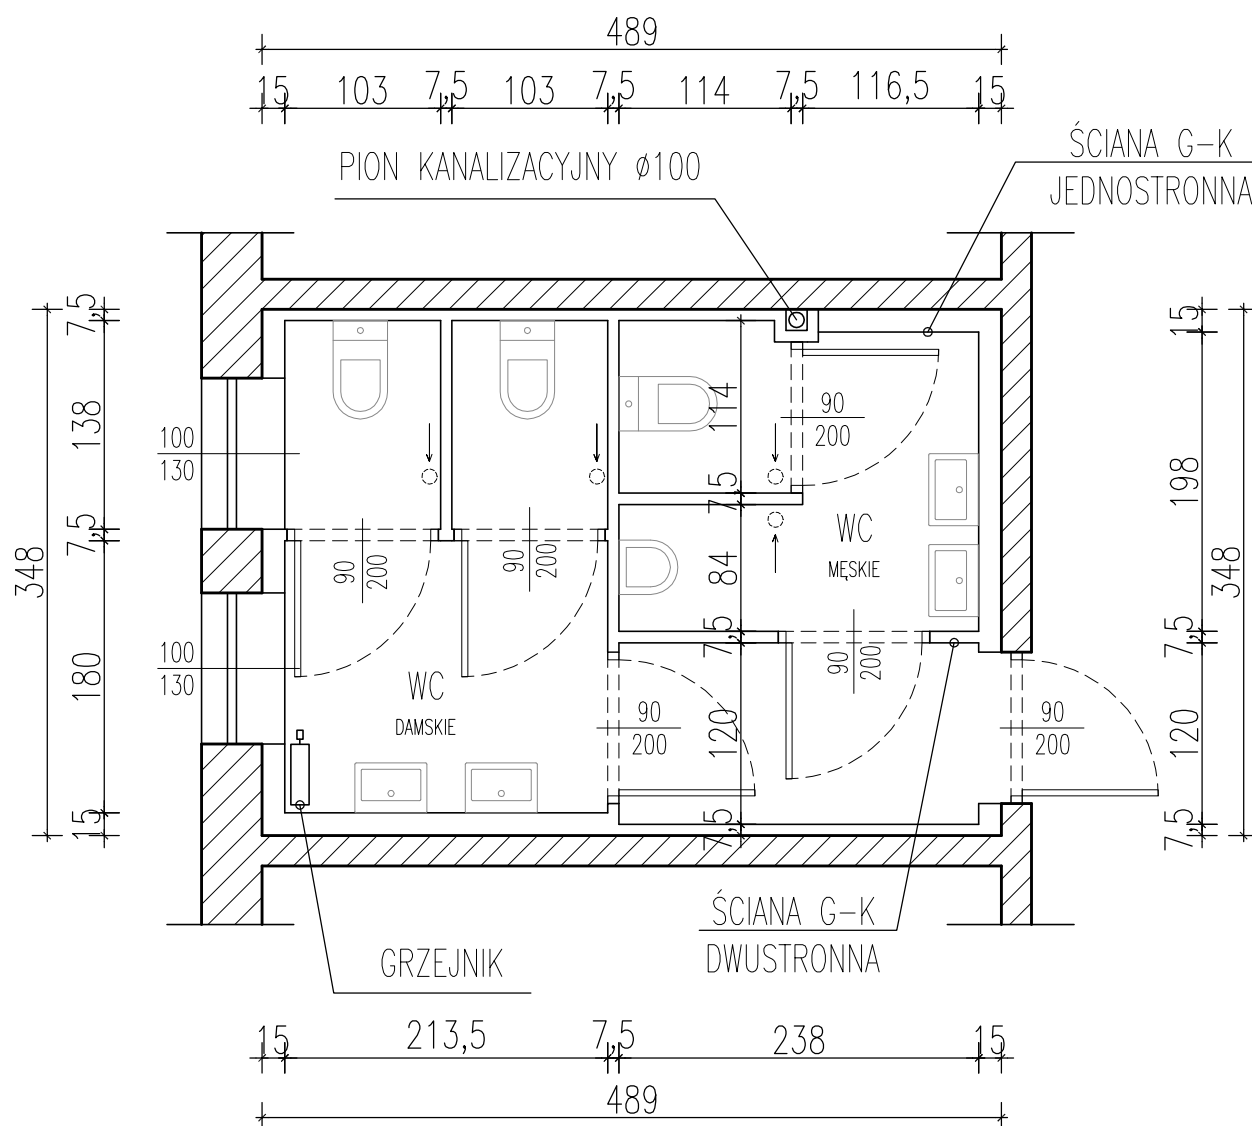

ŚCIANY ISTNIEJĄCE



WENTYLACJA RUROWA Ø100- POD SUFITEM

Projekt aranżacji toalety w budynku typu NRD

Inwestor : Miejskie Przedsiębiorstwo Komunikacyjne w Częstochowie
Sp. z o.o. 42-200 Częstochowa, Al. Niepodległości 30

Opracowanie:

Mgr inż. Sławomir Gonera

Nr. upr. bud. UAN-VIII/83861/5/89

Podpis:

Rysunek: ARANŻACJA

Skala:

1:50

Data:

06.2015

Nr rys:

1